


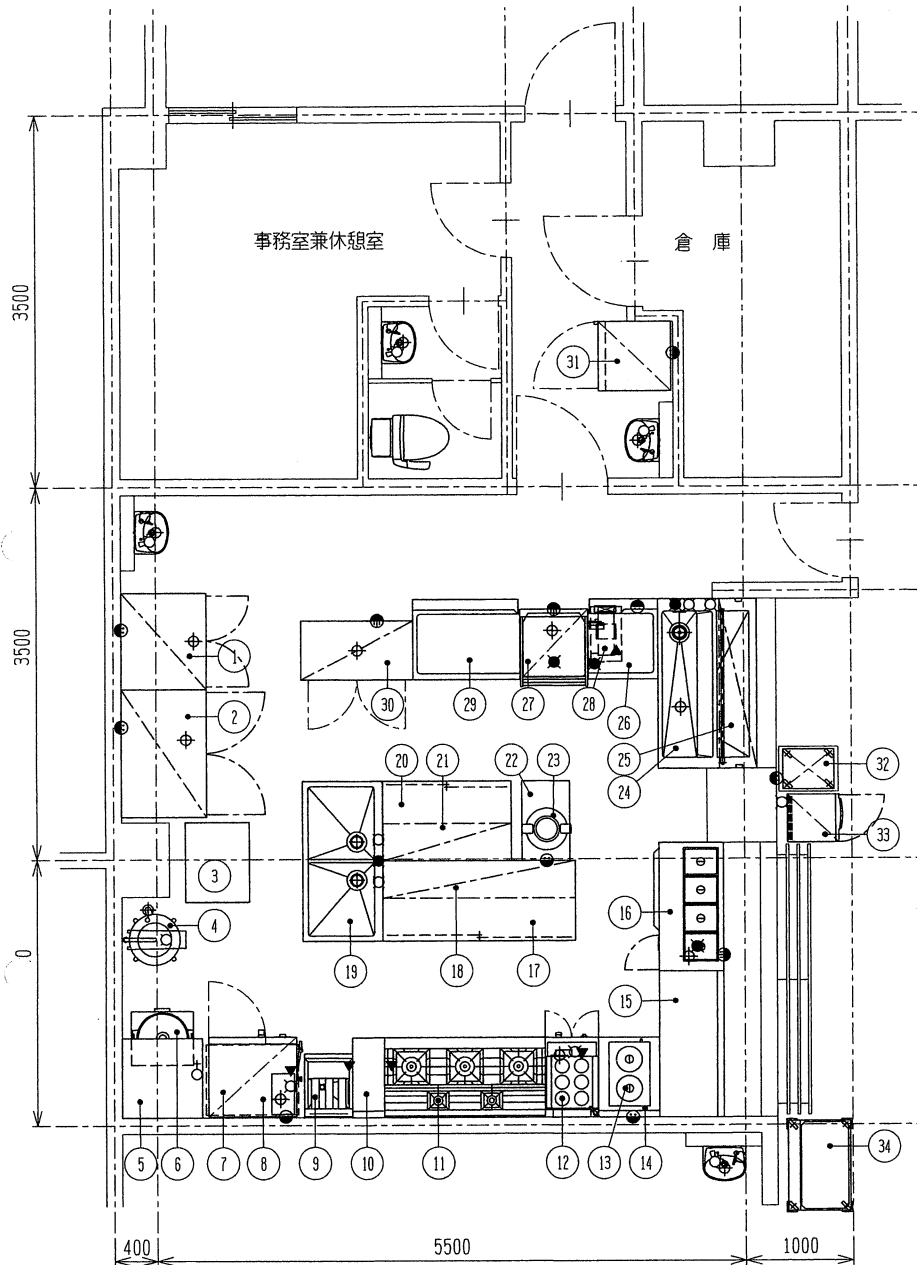

No.	品名	MODEL	台数	寸法 (mm)			配管接続口 (A)			ガス (kg/h)		電気 (kW)			備考
				間口	奥行	高さ	給水	給湯	排水	口径 (A)	消費量	1φ 100V	1φ 200V	3φ 200V	
1	冷蔵庫	SRF-K981SB	1	900	800	1950			40			0.34			製番 100100
2	冷蔵庫	SRF-E1281H	1	1200	800	1880			40			0.41			製番 400261
3	作業台		1	600	750	850									
4	水圧洗米器	TRW-28	1	φ475		800	20 G.V		40						28kg (2斗)
5	炊飯台		1	750	750	850									
6	ガス炊飯器	RR-50S1	1	525	481	447				ホース 9.5φ	0.73				製番 17.03-000674YS
7	スチームコンベクションオーブン	TSCO-61GBL	1	840	730	800	15x2 G.V		40	15	1.83	0.48			GF 製番 12.03-1004
8	スチコン専用架台		1	860	660	700									
9	ガスフライヤー		1	450	600	800				15	0.75				GF
10	作業台		1	300	750	850									
11	ガステーブル	T1532A	1	1500	750	850				25	4.24				GF 製番 94.09-2065
12	ゆで器	TU-50A	1	500	750	850	15		25 銅管	20	1.75				製番 94.08-2031
13	卓上電気ウォーマー	TCW-3860E-2M	1	380	600	300						1.2			製番 97.07-40809A
14	作業台		1	570	750	550									
15	作業台		1	1330	600	850									
16	電気ウォーマーテーブル	TEW-120	1	1200	600	850		15	25 銅管					2.25	製番 F9403020
17	調理台		1	1800	750	850									
18	二段棚		1	1800	350	800									
19	二層シンク		1	1500	750	850	15x2	15	40x2						
20	調理台		1	1200	750	850									
21	二段棚		1	1200	350	800									
22	作業台		1	750	450	550									
23	電子保温ジャー	THA-C80A	1	461	380	392						0.08			製番 4760515
24	ホットポット		1	1540	920	850	15x2	15	40x2			0.1			
25	下膳棚		1	1540	350	800									
26	クリーンテーブル		1	645	750	830									
27	食器洗浄機	JWE-680B	1	640	655	1432	25 G.V		40 耐熱管					5.19	製番 D100319
28	ガスブースター	WB-25H-JW	1	287	510	680	15 G.V			15	2.09	0.06			製番 14.05-000112
29	クリーンテーブル		1	1000	750	830									
30	電気式食器消毒保管庫	H202E-S-10	1	1050	550	1900			25					5.2	製番 94.09-A9409025
31	検食用冷蔵庫	SD-316	1	655	710	1650						0.12			
32	食器ディスペンサー	TMC-T4838	1	422	552	850									
33	ディスペンサー	ATE-100HWA-TH	1	450	515	1490	15 G.V					1.04			製番 B101295
総合設備容量											11.39	3.83	0	12.64	

! 当厨房設計図書は、厨房室の地下及び仕上材は、不燃材料と見なしてあります。
 注記 別途工事—給水・給湯・排水・蒸気・ガス・電気等の一次配工事、二次配配管工事、給湯器、水栓、割換、クリスタップ、手洗器、吊ボルト工事、壁下地盤
 本図面上でラップ付の厨房機器はシンク類・冷蔵庫のみとなります。
 特記 2021/10/ 8 冷蔵庫入替(T.Ko)

設備シンボル凡例					
給水	ガス	1φ100V	排気フード	1φ100V	換気扇
給湯	ガスホース	1φ200V	排水	2φ200V	天井照明
排水	冷卻水	3φ200V	床排水	電気	

TTF04-V15 設計		縮尺	現地名	図番
1/50(A3)			福島県立テクノアカデミー浜 厨房	1
製図	営業	名称	最終更新日	作成日
T.Ko	T.Ko	厨房配置平面図 8器具表	2020/10/ 8	2020/ 9/21

tanico